



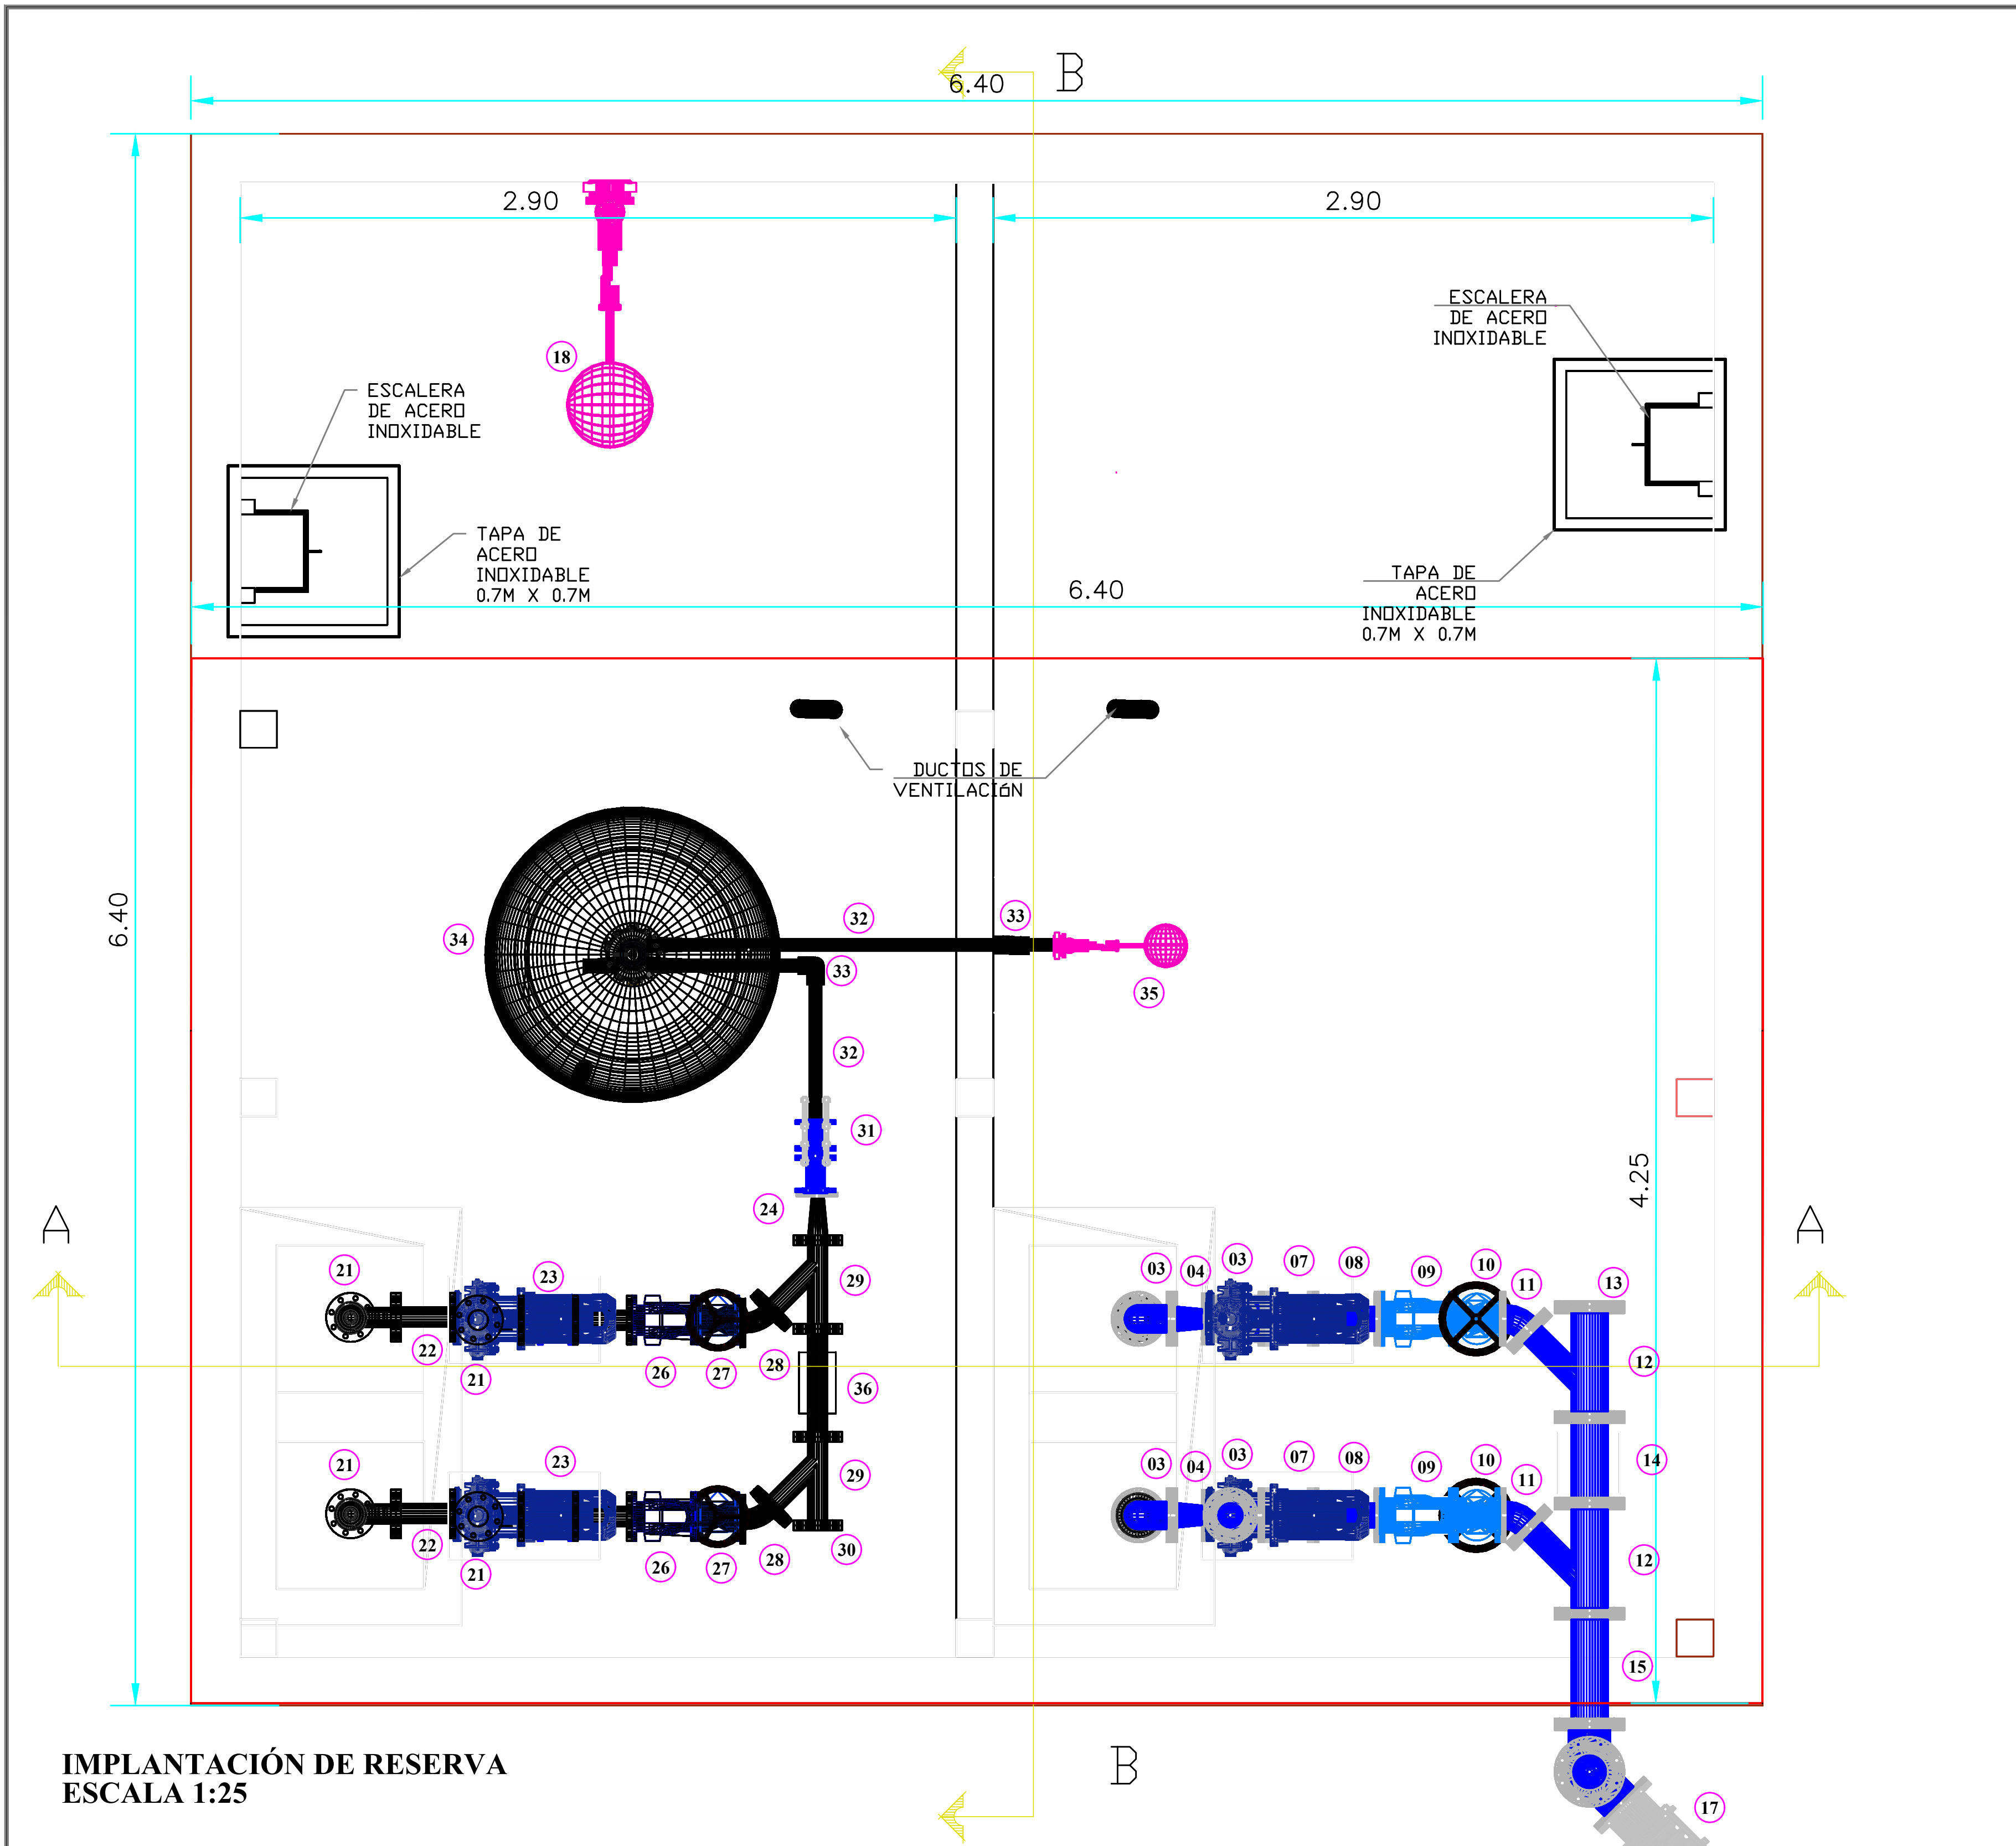

IMPLANTACIÓN DE RESERVA
ESCALA 1:25


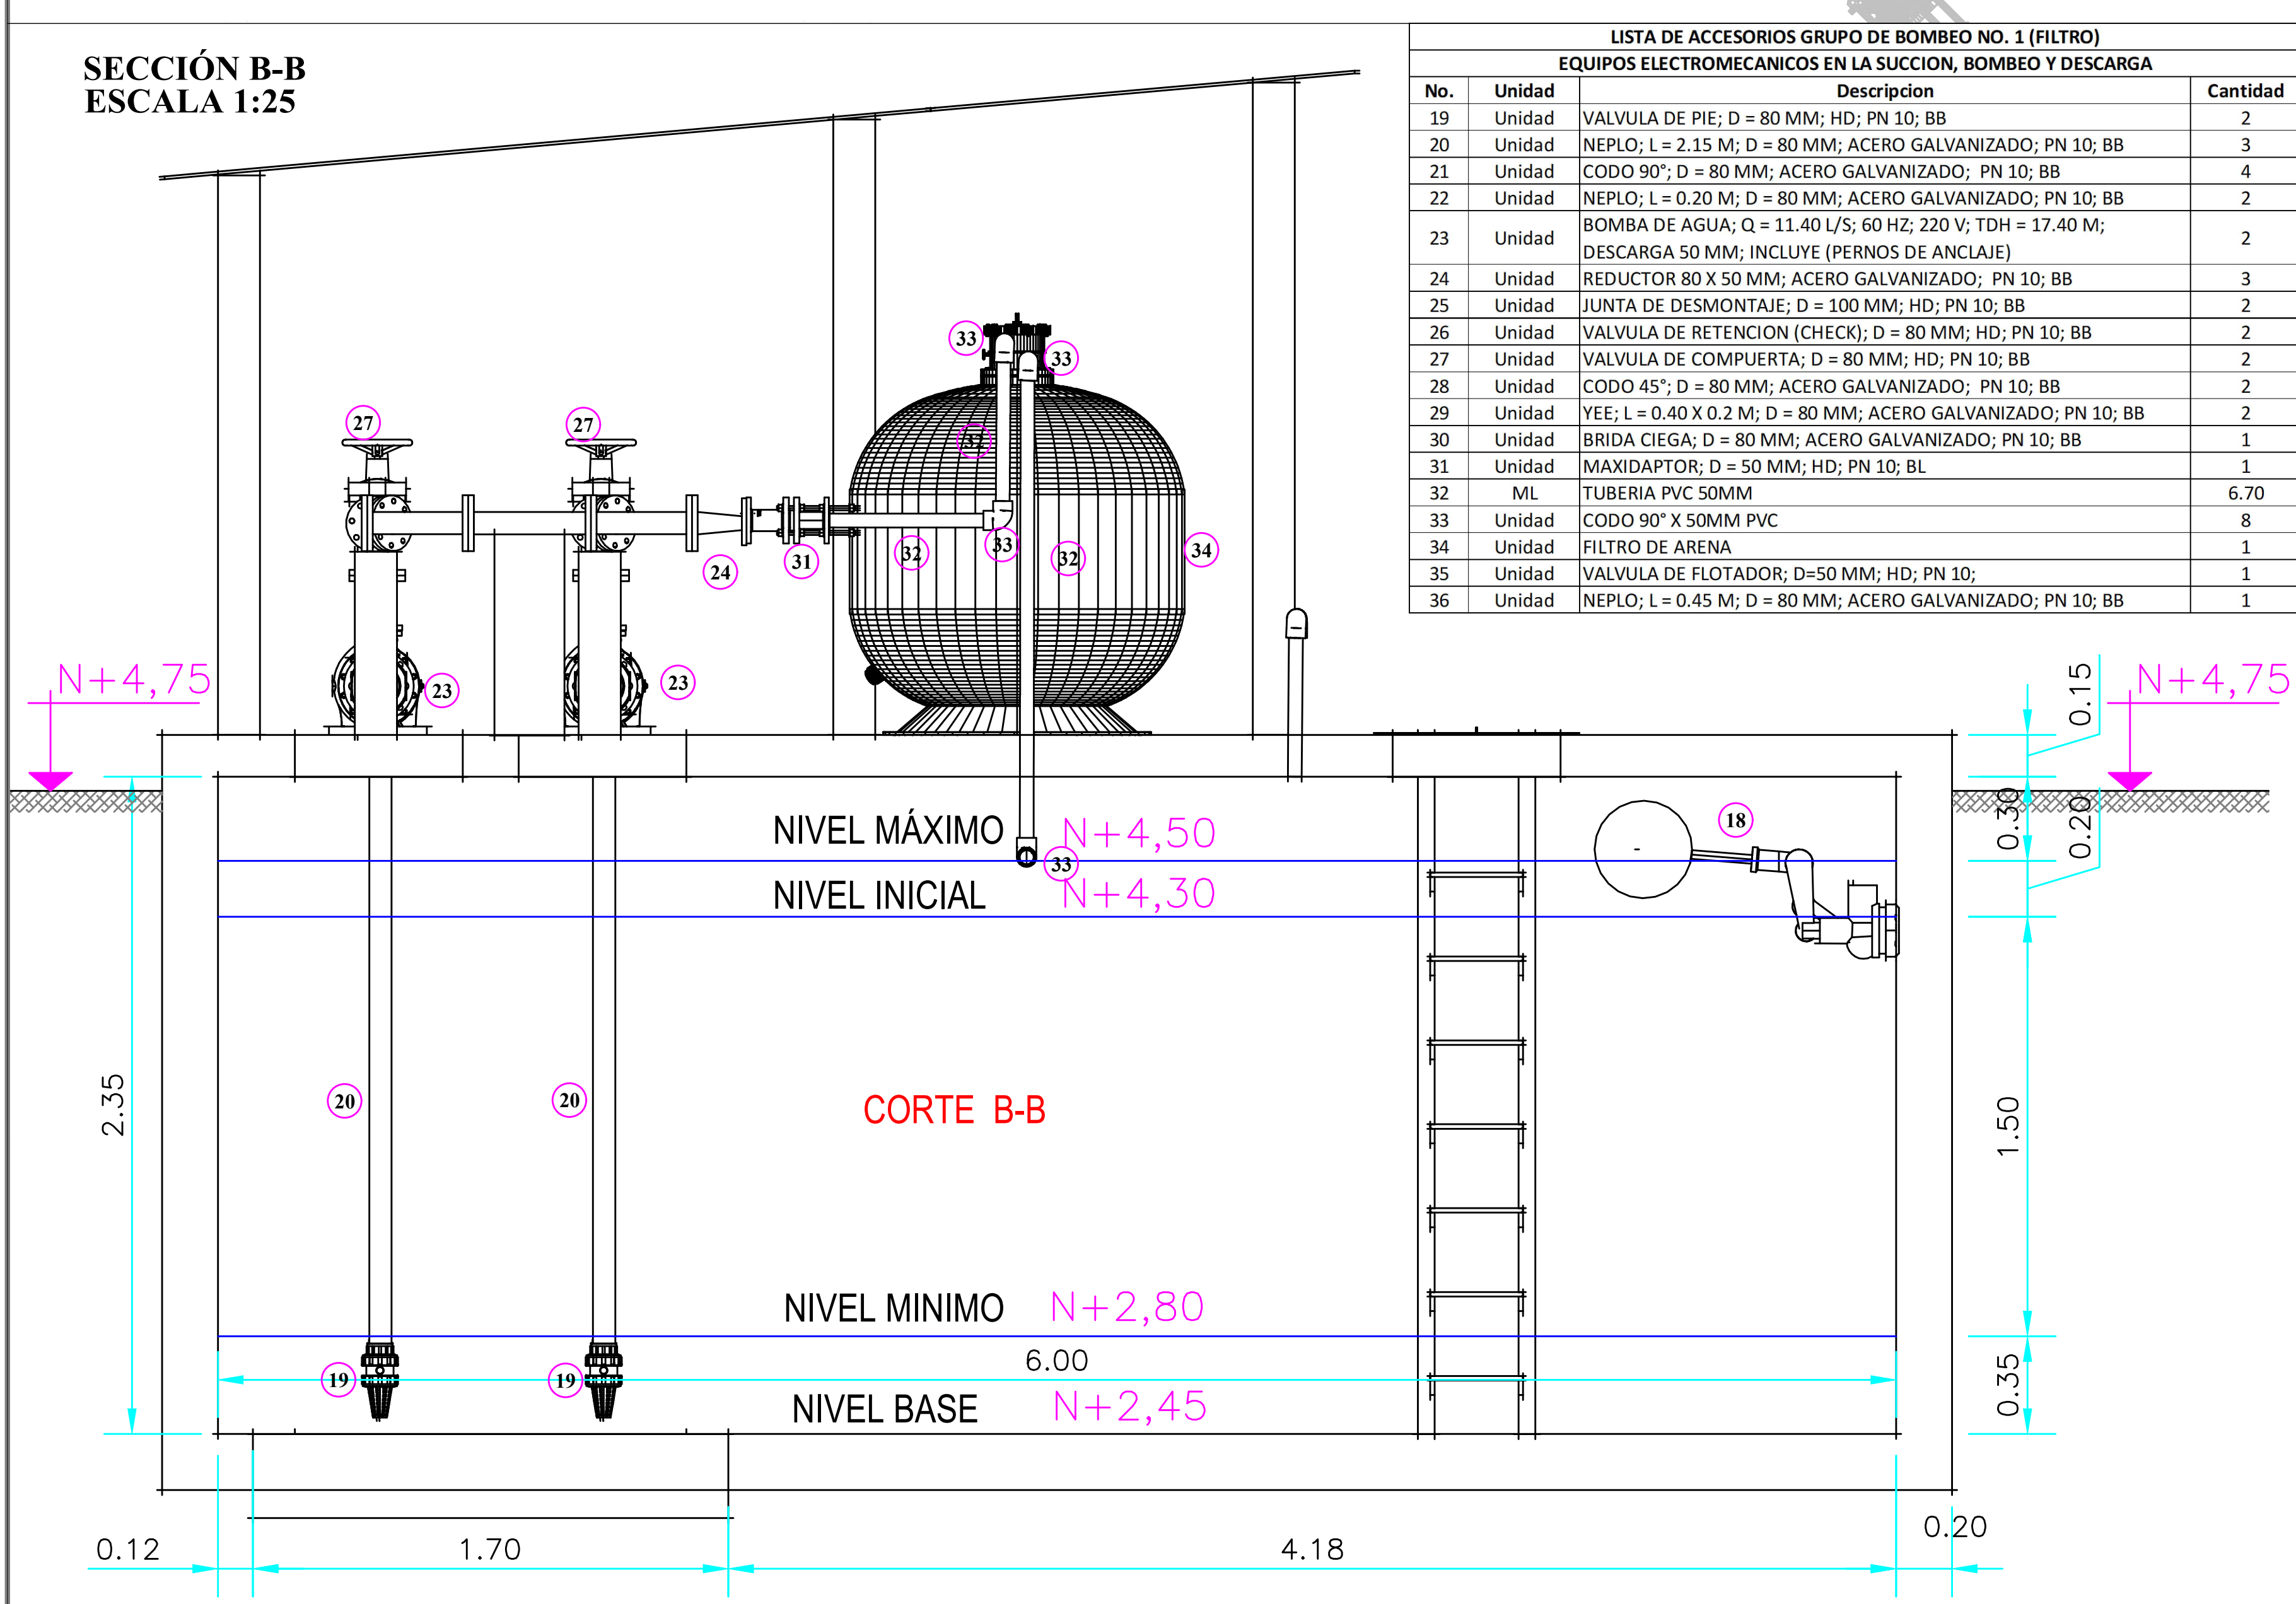


SECCIÓN B-B
ESCALA 1:25

LISTA DE ACCESORIOS GRUPO DE BOMBEO NO. 1 (FILTRO)			
EQUIPOS ELECTROMECANICOS EN LA SUCCION, BOMBEO Y DESCARGA			
No.	Unidad	Descripción	Cantidad
19	Unidad	VALVULA DE PIE; D = 80 MM; HD; PN 10; BB	2
20	Unidad	NEPLO; L = 2.15 M; D = 80 MM; ACERO GALVANIZADO; PN 10; BB	3
21	Unidad	CODO 90°; D = 80 MM; ACERO GALVANIZADO; PN 10; BB	4
22	Unidad	NEPLO; L = 0.20 M; D = 80 MM; ACERO GALVANIZADO; PN 10; BB	2
23	Unidad	BOMBA DE AGUA; Q = 11.40 L/S; 60 HZ; 220 V; TDH = 17.40 M; DESCARGA 50 MM; INCLUYE (PERNOS DE ANCLAJE)	2
24	Unidad	REDUCTOR 80 X 50 MM; ACERO GALVANIZADO; PN 10; BB	3
25	Unidad	JUNTA DE DESMONTAJE; D = 100 MM; HD; PN 10; BB	2
26	Unidad	VALVULA DE RETENCION (CHECK); D = 80 MM; HD; PN 10; BB	2
27	Unidad	VALVULA DE COMPUERTA; D = 80 MM; HD; PN 10; BB	2
28	Unidad	CODO 45°; D = 80 MM; ACERO GALVANIZADO; PN 10; BB	2
29	Unidad	YEE; L = 0.40 X 0.2 M; D = 80 MM; ACERO GALVANIZADO; PN 10; BB	2
30	Unidad	BRIDA CIEGA; D = 80 MM; ACERO GALVANIZADO; PN 10; BB	1
31	Unidad	MAXIDAPTOR; D = 50 MM; HD; PN 10; BL	1
32	ML	TUBERIA PVC 50MM	6.70
33	Unidad	CODO 90° X 50MM PVC	8
34	Unidad	FILTRO DE ARENA	1
35	Unidad	VALVULA DE FLOTADOR; D=50 MM; HD; PN 10;	1
36	Unidad	NEPLO; L = 0.45 M; D = 80 MM; ACERO GALVANIZADO; PN 10; BB	1

LISTA DE ACCESORIOS GRUPO DE BOMBEO NO. 2 (LINEA DE IMPULSION A RESERVAS)			
EQUIPOS ELECTROMECANICOS EN LA SUCCION, BOMBEO Y DESCARGA			
No.	Unidad	Descripción	Cantidad
1	Unidad	VALVULA DE PIE; D = 100 MM; HD; PN 10; BB	2
2	Unidad	NEPLO; L = 2.15 M; D = 100 MM; ACERO GALVANIZADO; PN 10; BB	2
3	Unidad	CODO 90°; D = 100 MM; ACERO GALVANIZADO; PN 10; BB	6
4	Unidad	REDUCTOR 100 X 80 MM; ACERO GALVANIZADO; PN 10; BB	2
5	Unidad	BOMBA DE AGUA; Q = 11.40 L/S; 60 HZ; 220 V; TDH = 17.40 M; DESCARGA 50 MM; INCLUYE (PERNOS DE ANCLAJE)	2
6	Unidad	REDUCTOR 100 X 50 MM; ACERO GALVANIZADO; PN 10; BB	2
7	Unidad	JUNTA DE DESMONTAJE; D = 100 MM; HD; PN 10; BB	2
8	Unidad	NEPLO; L = 0.23 M; D = 100 MM; ACERO GALVANIZADO; PN 10; BB	2
9	Unidad	VALVULA DE RETENCION (CHECK); D = 100 MM; HD; PN 10; BB	2
10	Unidad	VALVULA DE COMPUERTA; D = 100 MM; HD; PN 10; BB	2
11	Unidad	CODO 45°; D = 100 MM; ACERO GALVANIZADO; PN 10; BB	2
12	Unidad	YEE; L = 0.40 X 0.2 M; D = 100 MM; ACERO GALVANIZADO; PN 10; BB	2
13	Unidad	BRIDA CIEGA; D = 100 MM; ACERO GALVANIZADO; PN 10; BB	1
14	Unidad	NEPLO; L = 0.35 M; D = 100 MM; ACERO GALVANIZADO; PN 10; BB	1
15	Unidad	NEPLO; L = 0.40 M; D = 100 MM; ACERO GALVANIZADO; PN 10; BB	1
16	Unidad	NEPLO; L = 1.90 M; D = 100 MM; ACERO GALVANIZADO; PN 10; BB	1
17	Unidad	MAXIDAPTOR; D = 100 MM; HD; PN 10; BL	1
18	Unidad	VALVULA DE FLOTADOR; D = 100 MM; HD; PN 10; BB	1

ISOMETRICO
ESCALA 1:25

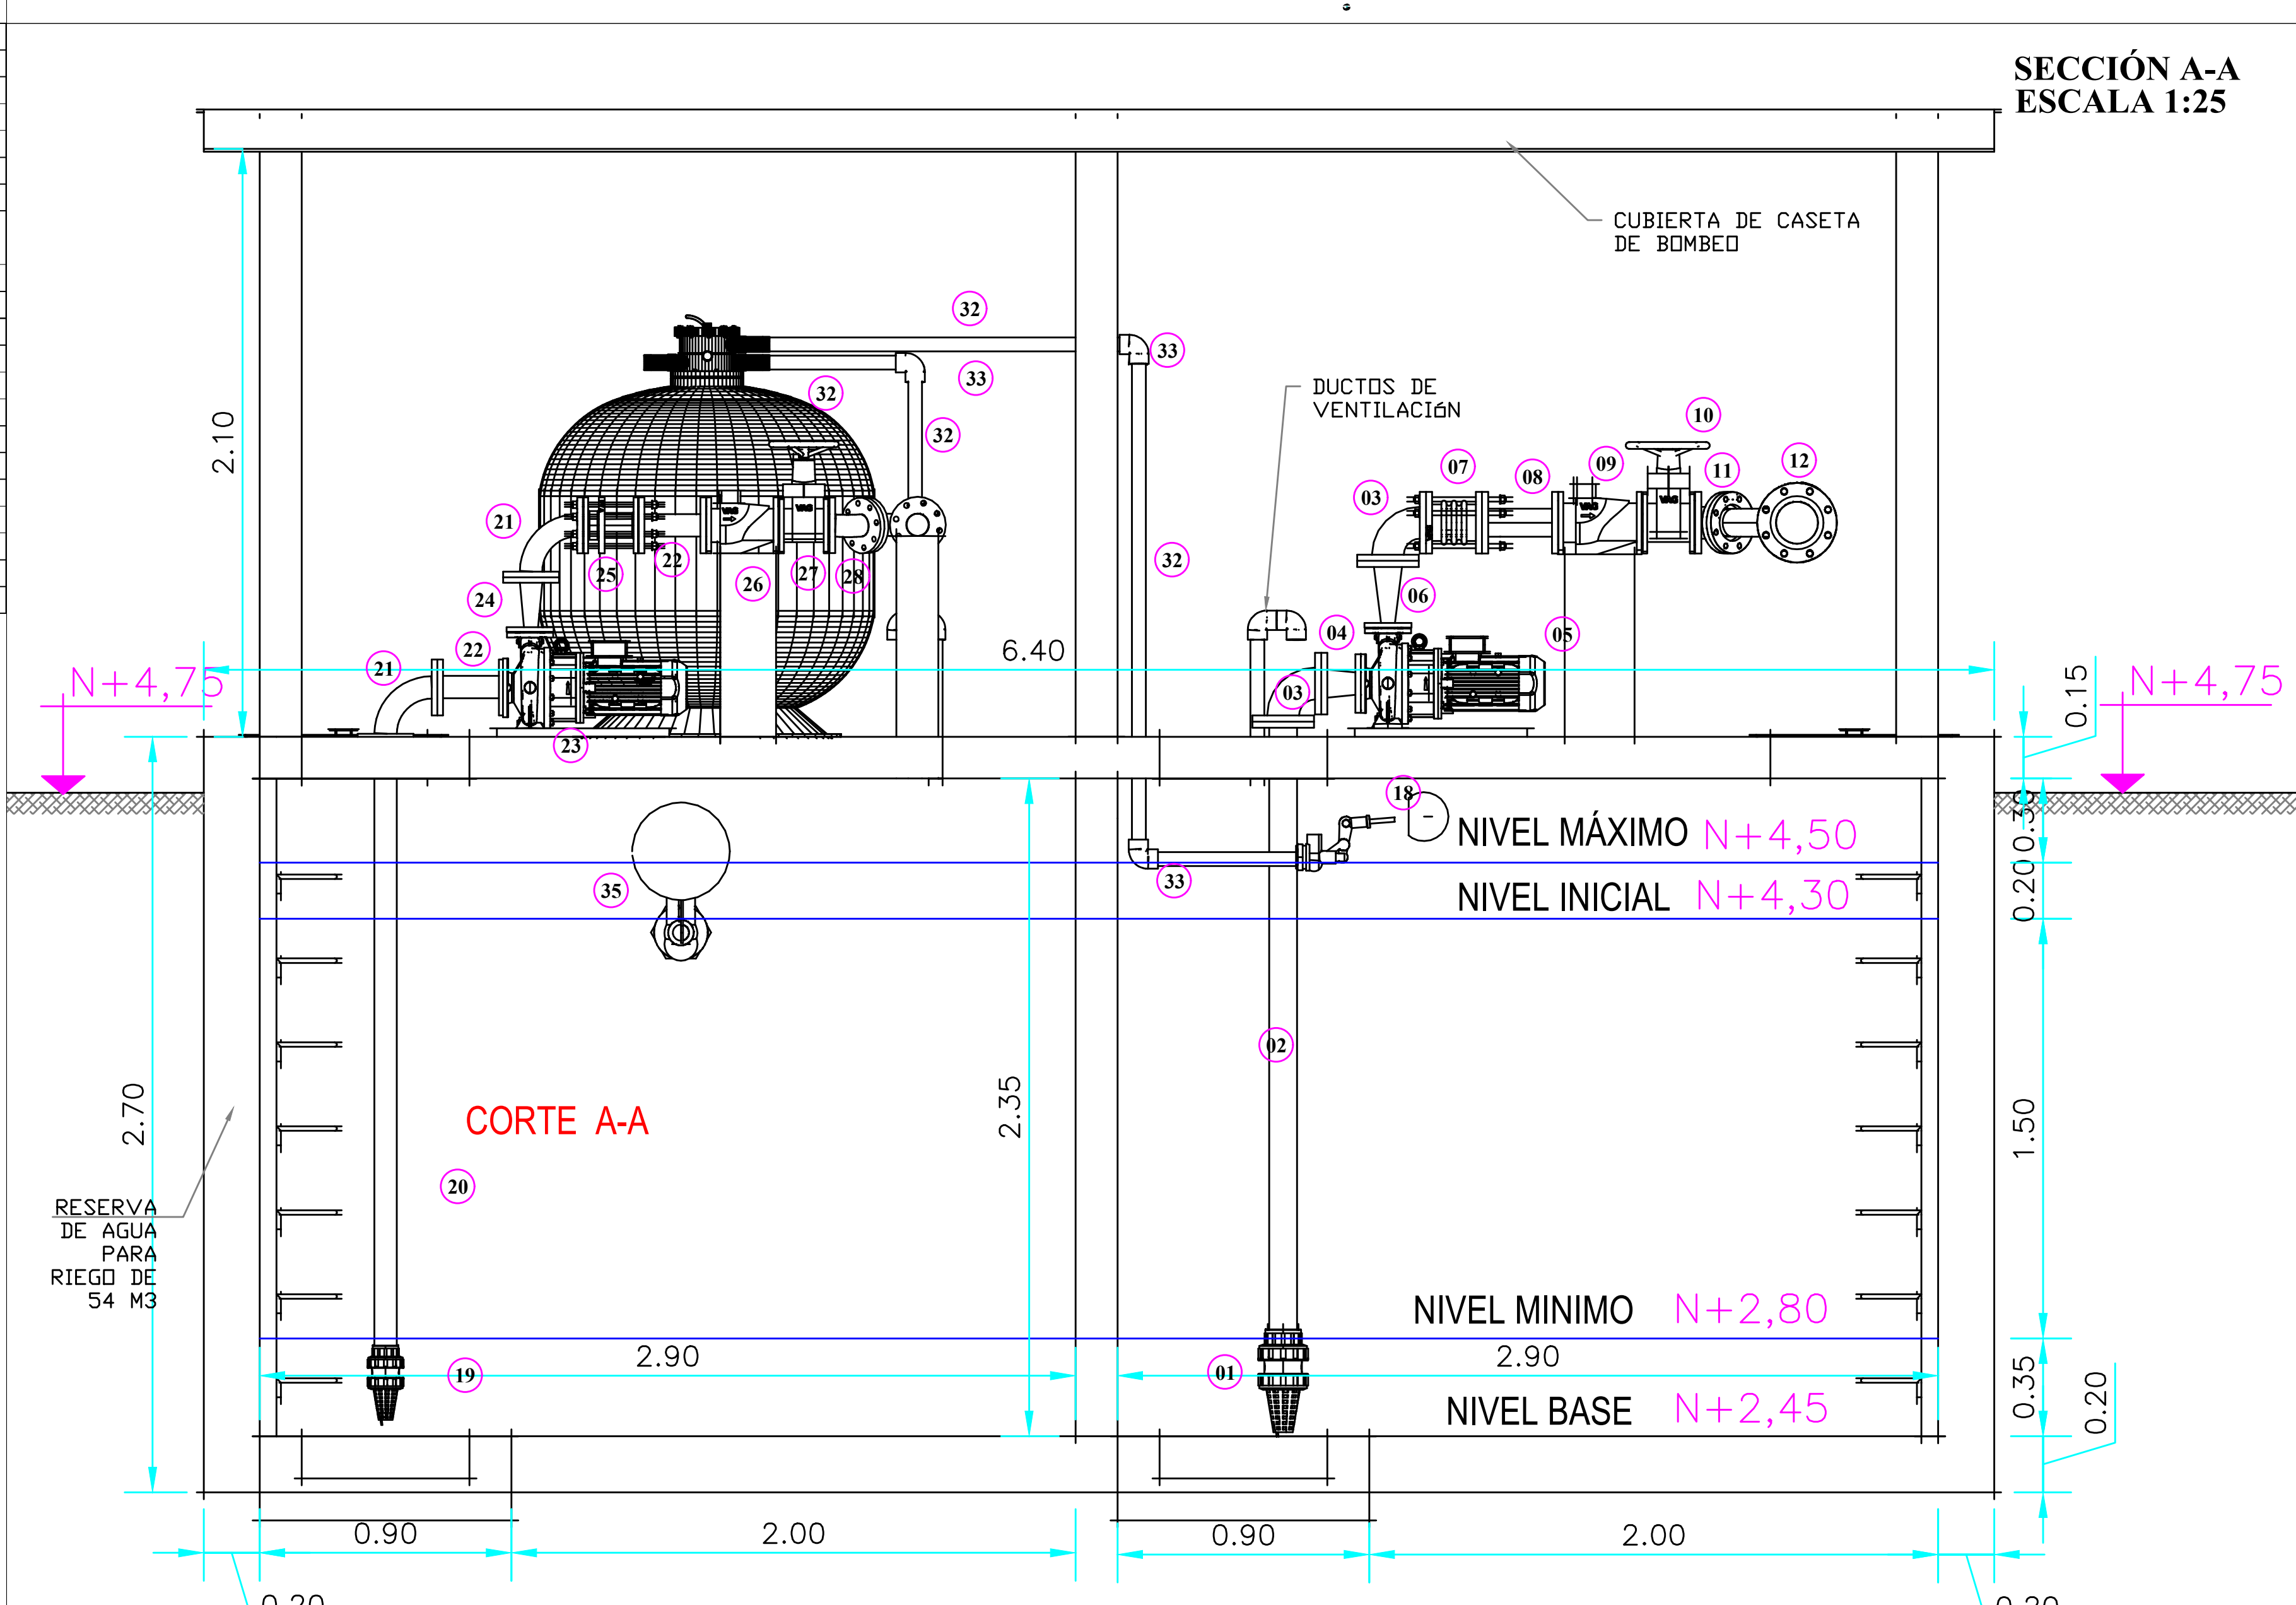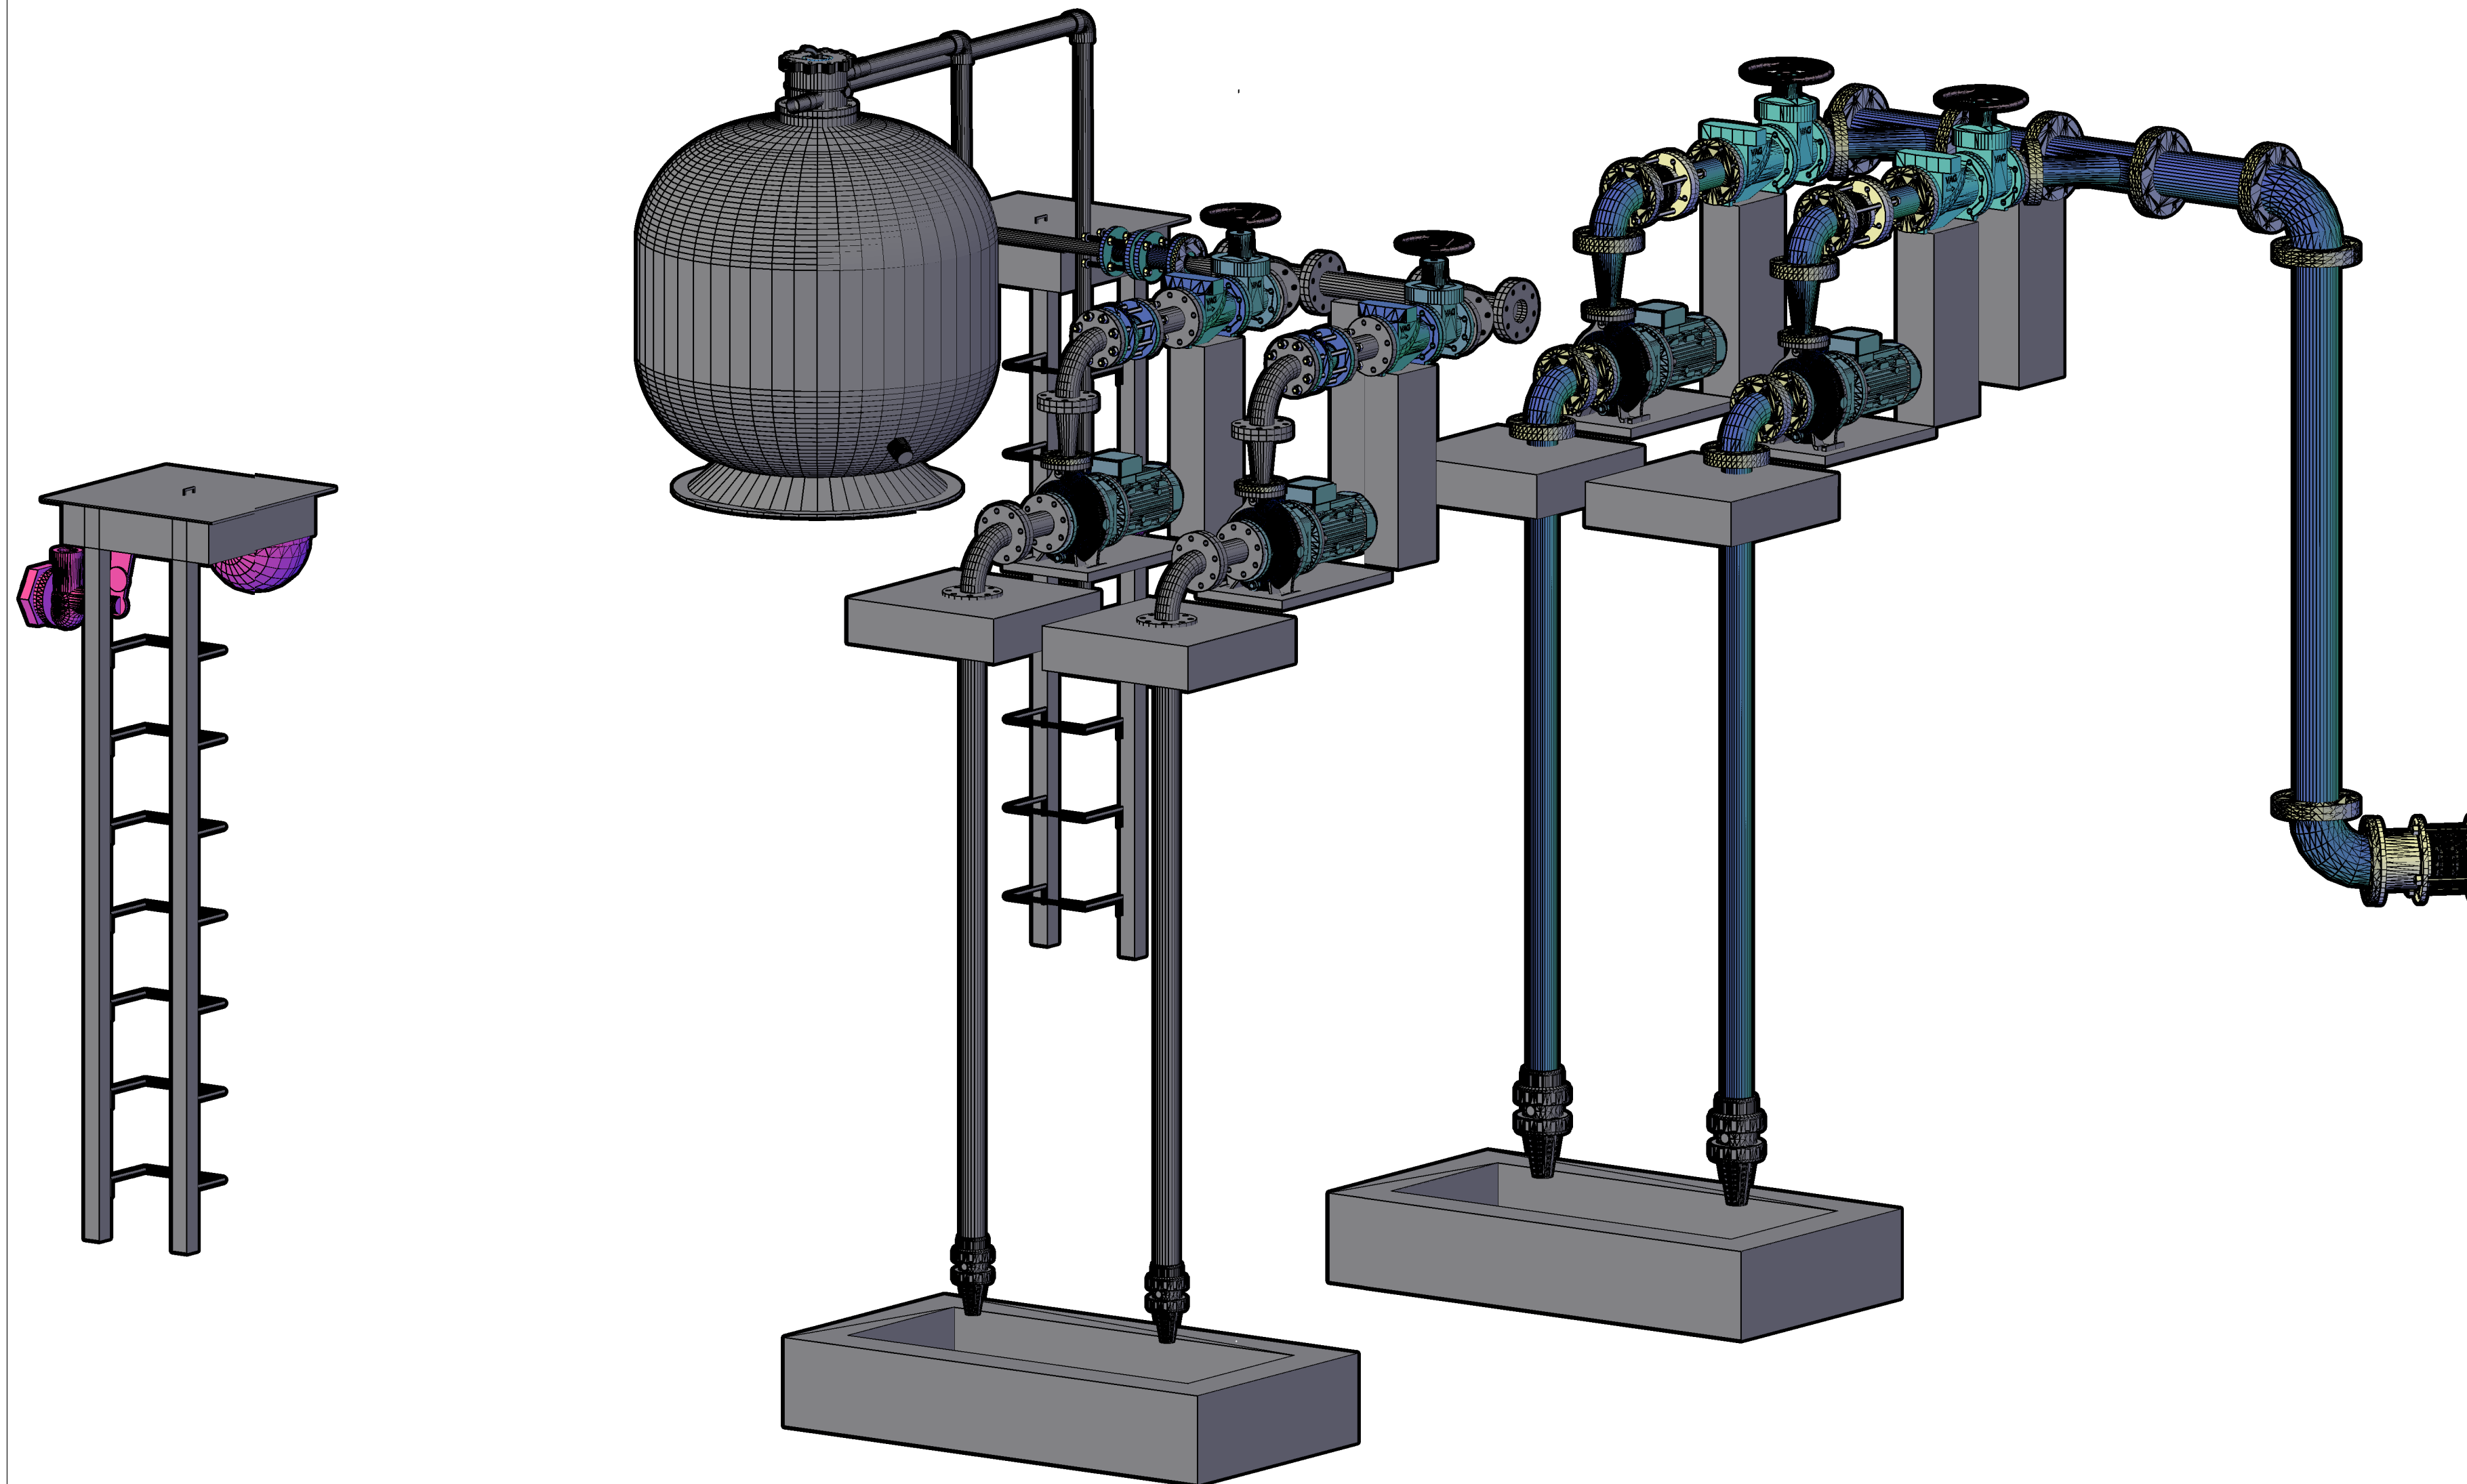

SECCIÓN A-A
ESCALA 1:25

GOBIERNO AUTÓNOMO DESCENTRALIZADO
ILUSTRE MUNICIPALIDAD DE

Daule

Capital Arrocera del Ecuador

UBICACION:

SIMBOLOGIA:

SELLOS:

REVISIONES			
REV.	FECHA	DESCRIPCIÓN	DIB. REV. APR.
0			

NOTA:

DEBERÁ COTIZARSE LAS COTAS DEL PROYECTO CON ACURALLAS TOMADAS EN OBRA.

LOS PLANOS ARQUITECTONICOS SIEMPRE PREVALERÁN SOBRE LOS PLANOS ESTRUCTURALES Y DE INSTALACIONES.

FINALIZACION Y EL CONTRATISTA DEBERÁN REVISAR Y CONFEJAR AMBAS INFORMACIONES Y EN CASO DE ENCONTRAR DIVERGENCIAS EN LA INFORMACION, ESTAS DEBERÁN SER CONSULTADAS AL CONSULTOR.

CONSULTORIA :

CONSULTORIA PARA LOS DISEÑOS DEL PROYECTO PILOTO PARA LA IMPLEMENTACIÓN DE INFRAESTRUCTURA VERDE DE DRENAJE Y RIEGO CON AGUA DE RÉUSO Y/O PLUVIAL PARA LA REGENERACIÓN URBANA ETAPA 1 Y 2 DE LA AVENIDA LEÓN FEBRES-CORDERO, PARROQUIA LA AURORA – CANTÓN DAULE

ESPECIALIDAD:

SISTEMA HIDROSANITARIO

CONTIENE:

DISEÑO HIDRAULICO MECANICO DE LA ESTACION DE BOMBEO

CONSULTOR:	TECNICO RESPONSABLE:	REVISOR DE CAD DAULE:	APROBADO POR CAD DAULE:
ING. BELIO GUERRERO CHAZ	ING. JHONNY NABEZ	ING. DANIEL QUIROZ	ING. JAVIER PRIETO LARREA
ING. INGENIERO CIVIL - 1000-2013-7-00001	ING. INGENIERO CIVIL - 1000-2013-7-00001	ING. INGENIERO CIVIL - 1000-2013-7-00001	ING. INGENIERO CIVIL - 1000-2013-7-00001
ING. EN INGENIERIA SANITARIA	ING. EN INGENIERIA SANITARIA	ING. EN INGENIERIA SANITARIA	ING. EN INGENIERIA SANITARIA

FECHA:	FORMATO:
FEBRERO - 2025	A1
ESCALA:	LAMINA:
1:25	002